


LEGENDA SIMBOLI PRINCIPALI

	GRUPPO CONSEGNA E MISURA ENEL
	QUADRO ELETTRICO
	ELETTROPOMPA
	ASPIRATORE
	PRESA TIPO CEE INTERBLOCCATA CON FUSIBILI
	PRESA TIPO CEE INTERBLOCCATA CON FUSIBILI
	PRESE TELEVISIONE E TELEFONO
	PRESE DI F.M. DA 10 A DI TIPO NORMALE E COMANDATO (*) IN SCATOLA PORTAFRUITO
	PRESA BIPASSO 10/16 A AD ALVEOLI SCHERMATI PRESA 16A CEI UNEL P.30
	PUNTO DI COMANDO SINGOLO, DEVIATORE, INVERTITORE (* INDICA IL COMANDO DI UNA PRESA F.M.)
	INTERRUTTORE BIPOLAIRE
	PULSANTE / PULSANTE CON SPIA LUMINOSA
	PULSANTE A TIRANTE PER CHIAMATA SOCCORSO E RONZATORE
	CASSETTA DI CONNESSIONE

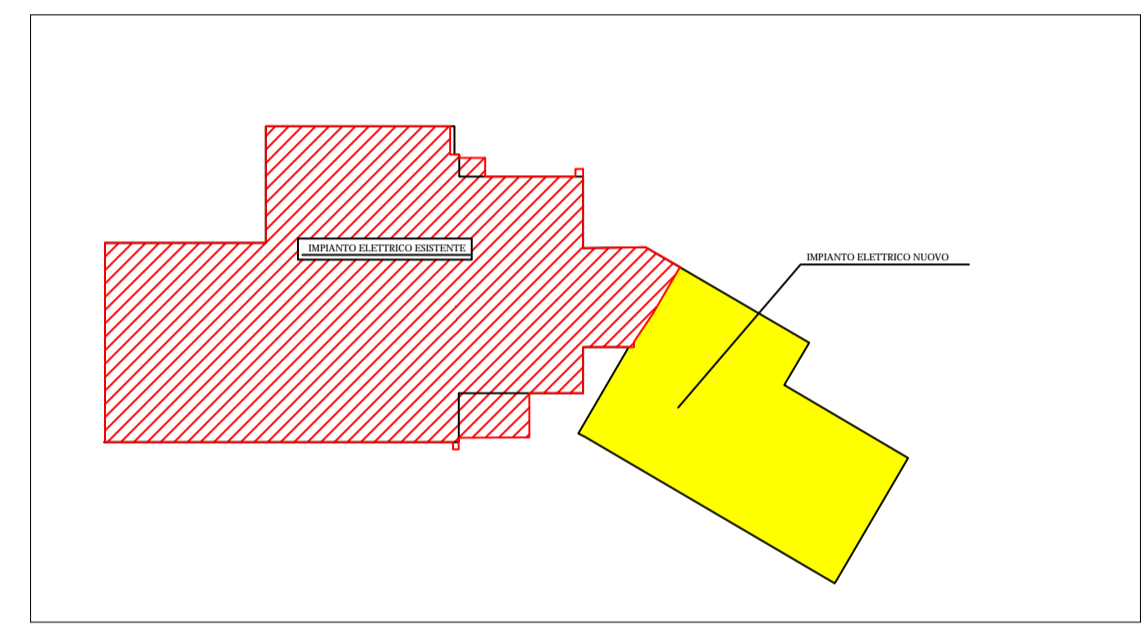


PIANTA CHIAVE 1:500

NOTE:

- LE CONDUTTURE INTERRATE SONO COSTITUITE DA CAVI ISOLATI IN GOMMA POSATI IN TUBAZIONI DI TIPO PESANTE IN ACCORDO ALLE CEI 11-17
- LE CARATTERISTICHE DELLE CONDUTTURE SONO INDICATE NEL DISEGNO DEI QUADRI

- CONDUTTORE DI TERRA/PROTEZIONE
- CONDUTTORE DI FORZA MOTRICE
- CONDUTTORE IMPIANTO ILLUMINAZIONE

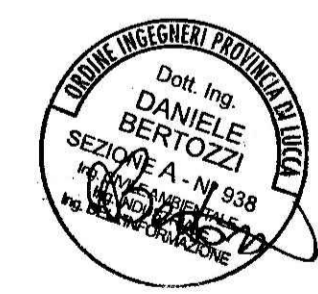

DOCUMENTI DI RIFERIMENTO

- C1065 EDI RELAZIONE TECNICA IMPIANTO ELETTRICO
- PROGETTI ARCHITETTONICI

1	REVISIONE PER COMPLETAMENTO IMPIANTI PIANO PRIMO	06/07/2017	D.B.	D.B.	D.B.
0	PRIMA EMISSIONE	30/12/2010	D.B.	D.B.	D.B.
REV.	DESCRIZIONE	DATA	DIS.	CONTR.	APPROV.
PROGETTISTI 		DISEGNO C1065-E03			
COMMITTENTE Comune di Fosdinovo - Lavori Pubblici Via Roma, 4 - 54035 Fosdinovo (MS)		COMMESSA C1065		SCALA 1:50	
INTERVENTO RISTRUTTURAZIONE ED AMPLIAMENTO SCUOLE MEDIE E ELEMENTARI Loc. Canparola		REVISIONE 1		FORMATO A1	
DISEGNI DI INSTALLAZIONE - ZONA SUD AMPLIATA E RISTRUTTURATA		FOGLIO 1		SEGUE FOGLIO -	
PROPRIETA' DELLO STUDIO PROFESSIONALE - LE RIPRODUZIONI NON AUTORIZZATE SONO VIETATE.					