

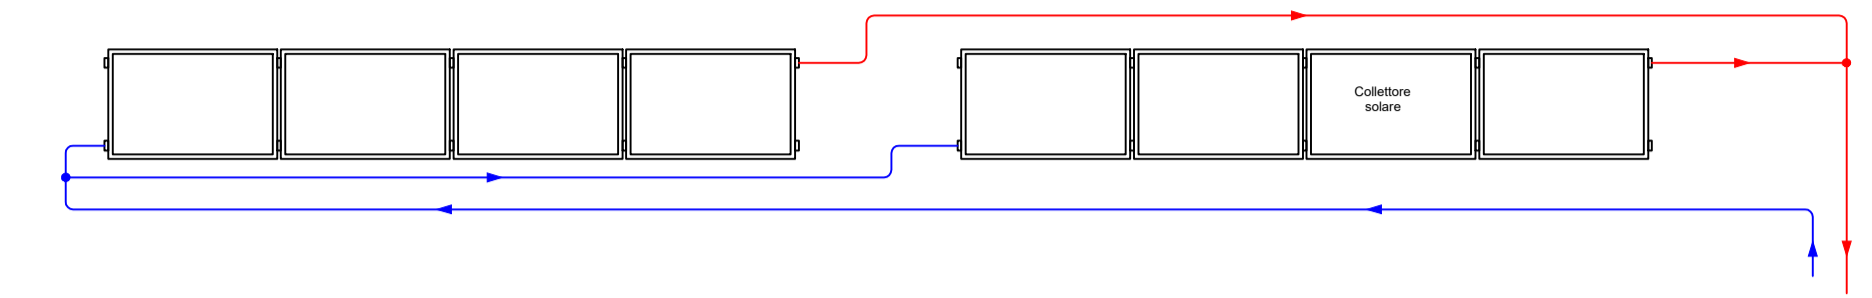


PIANTA COPERTURA
Scala 1:100

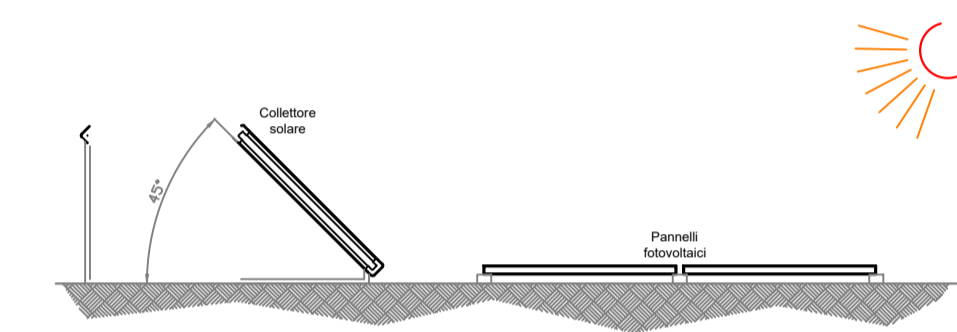


SCHEMA DI PRINCIPIO COLEGAMENTO COLLETTORI SOLARI

INGRANDIMENTO
Scala 1:50

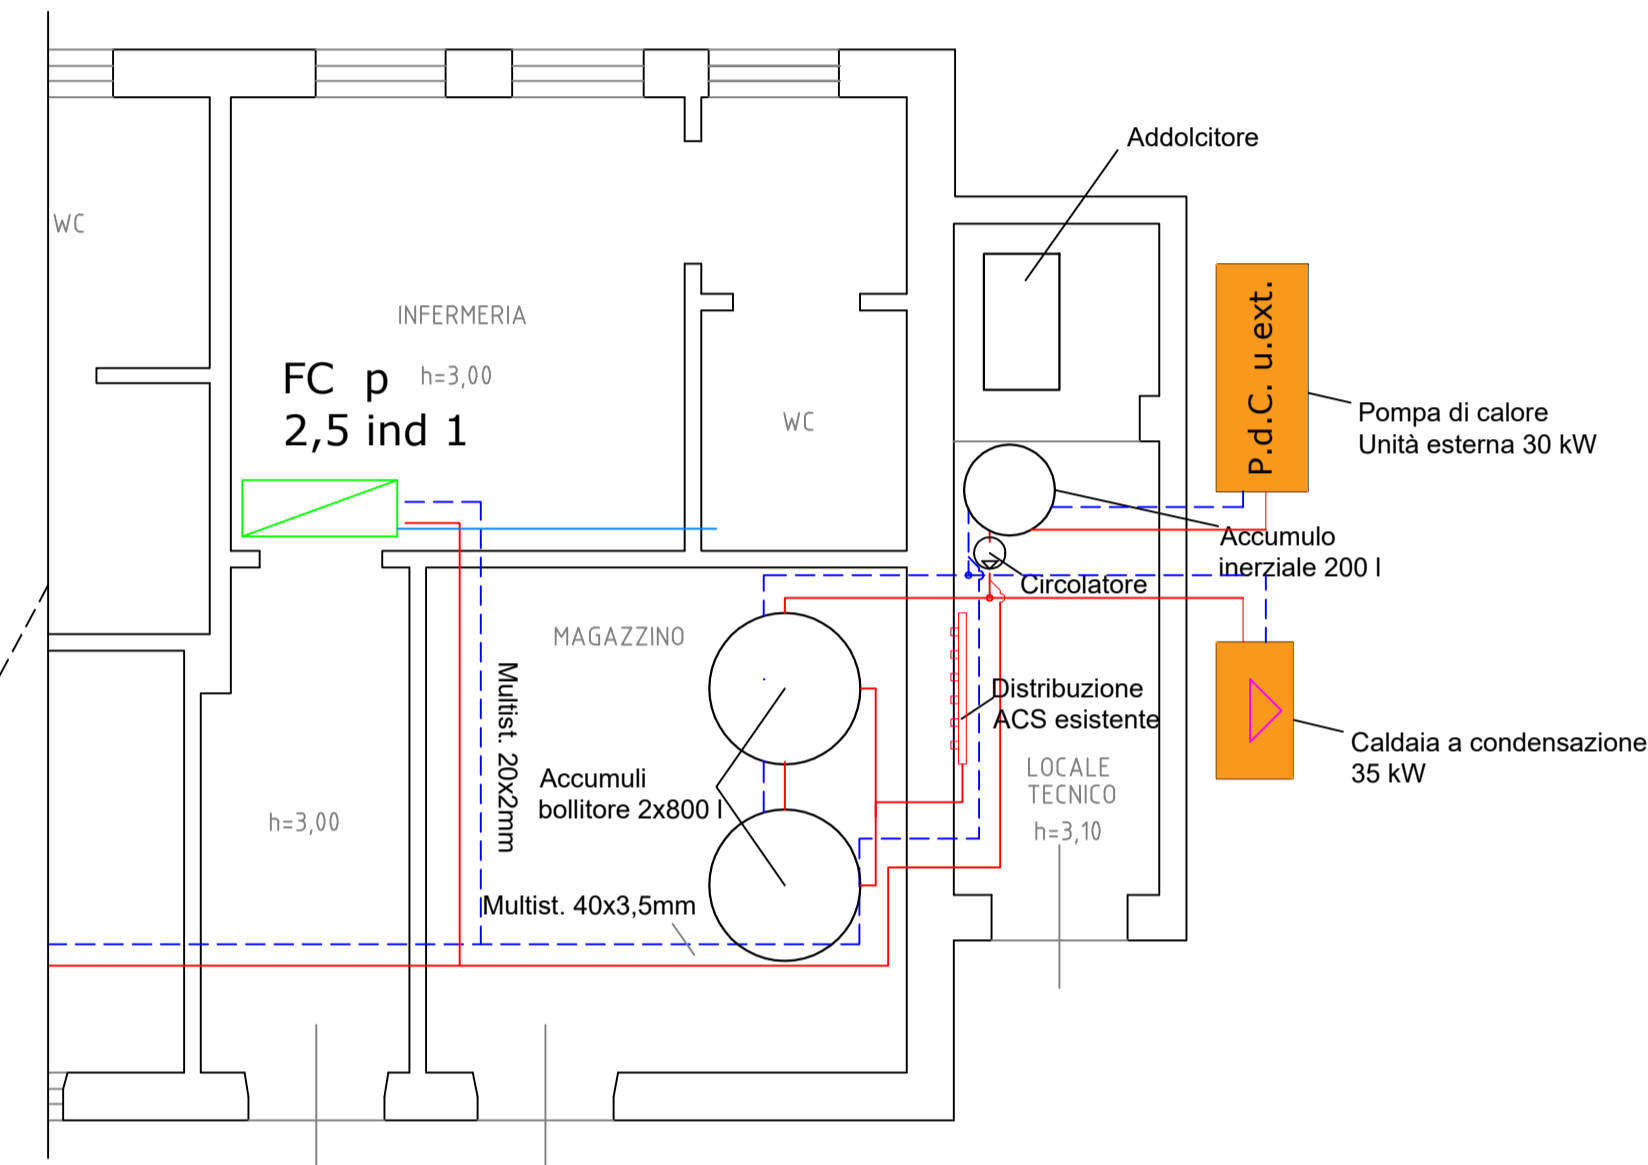

SEZIONE TIPO COLLETTORI SOLARI


mapp.1045

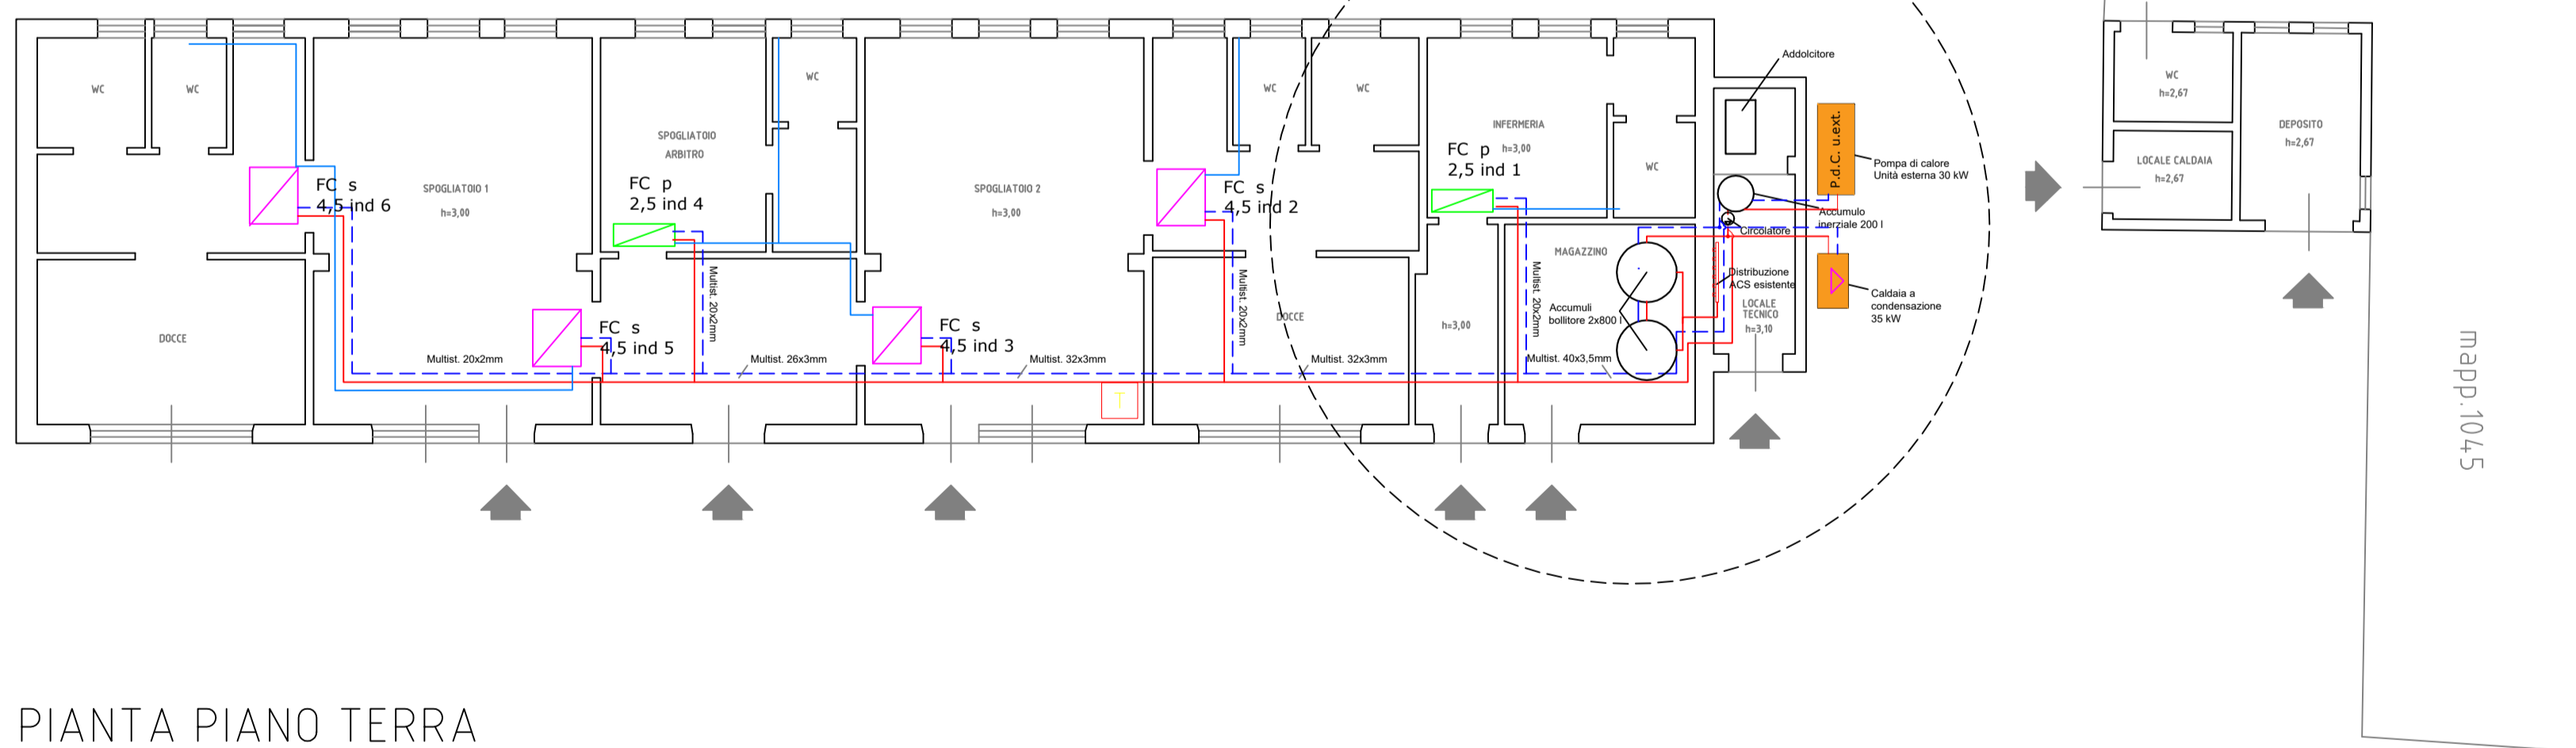


PIANTA PIANO TERRA
Scala 1:100

LEGENDA	
	Pompa di Calore Aria-Acqua, unità esterna Pot. risc. 30 kW Pot. raffr. 25 kW
	Caldaia a condensazione Pot. risc. 35 kW
	Fan Coils a parete sottosoffitto pot. term. 2,5 kW (pot. el. 50 W) numero X
	Fan Coils a soffitto pot. term. 4,5 kW (pot. el. 100 W) numero X
	Tubazioni multistrato mandata / ritorno acqua climatizzazione X diametro x Y spessore in mm
	Tubazioni in rame mandata / ritorno ACS X diametro mm
	Tubazioni in polietilene ad alta densità per scarico condensati Ø 32 mm
	Termostato

CAMPO DA CALCIO

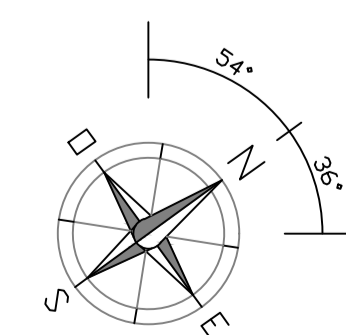

SCALA METRICA

 

**COMPLETAMENTO E ADEGUAMENTO
DEL CAMPO SPORTIVO DI VIA
BORGHETTO
SITO IN CANIPAROLA**

Luogo di intervento
Via Borghetto s.n.c. - loc. Caniparola di Fosdinovo

T.01.IM

Committente
Comune di Fosdinovo
Via Roma, 2, 54035
Fosdinovo - MS

Progetto architettonico
Arch. Gianluca Lavalle
Ing. Manuel Martini

Progetto Impianti elettrici
Per ind. Andrea Baudone
Per ind. Gian Paolo Antonietti

Progetto Impianti meccanici
Ing. Michele Codeglia
Ing. Fabio Guida

Coordinamento della
sicurezza in fase di
progettazione
Ing. Alessandro Leva

Collaboratori
Ing. Marco Russo
Ing. Luca Ratti
Arch. Alessandra Del Medico
Ing. Maria Ricco
Dott. Ing. Elena Satti

Direttore Tecnico
Ing. Manuel Martini
Arch. Gianluca Lavalle

FABRICA S.c.r.l.
Società di Ingegneria
Via Don Minzoni 6
19020 Riccio del Golfo (SP)
P.IVA 01482600119
Tel. +39 0187768100
info@fabricalab.eu

**PROGETTO ESECUTIVO
IMPIANTI TERMOTECNICI PER LA
CLIMATIZZAZIONE E PRODUZIONE DI
ACQUA CALDA SANITARIA**

Formato A4

Scala: 1:100



IDENTIFICATIVO	REV.	DATA	REDATTO	VERIFICATO	APPROVATO
COMMESSA					
TIPO DOCUMENTO					
PROGRESSIVO					
FASE					
DISCIPLINA					

FABRICA
lab.eu